


# QUARTO PIANO (SOFFITTE)

VIA DEL TEATRO ROMANO

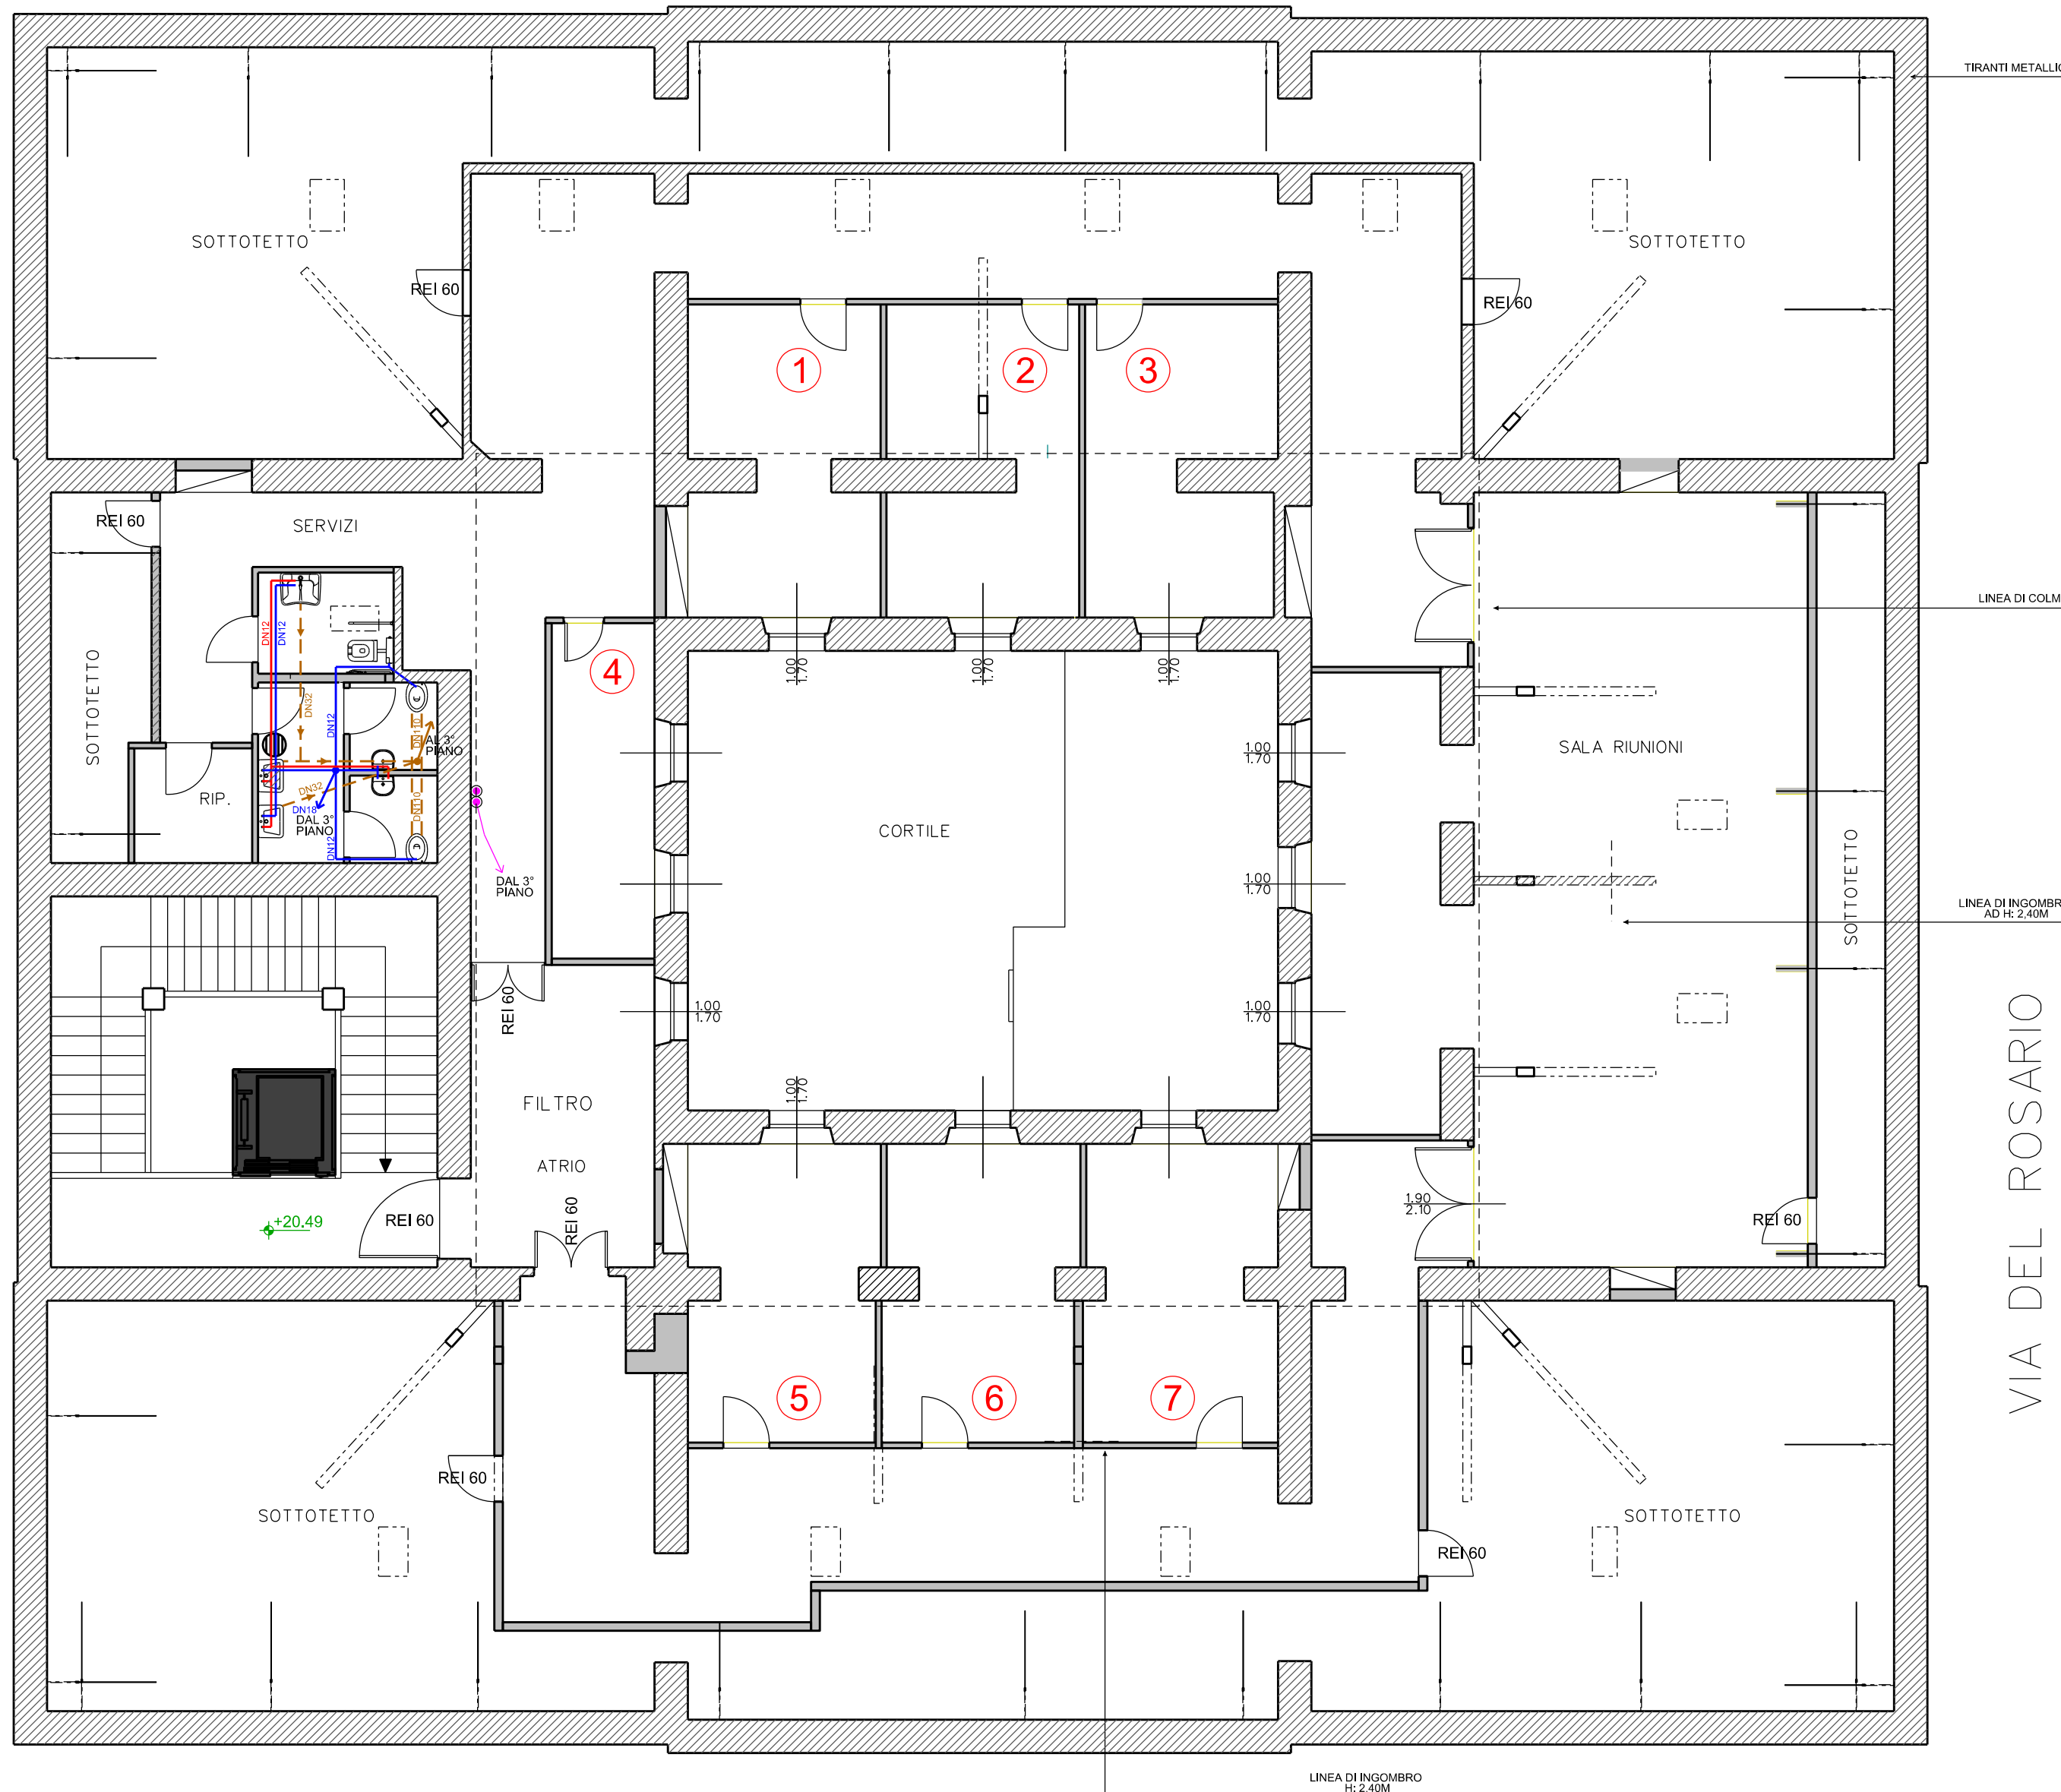

**LEGENDA:**

- n° n° ufficio
- DN12 linea acqua fredda sanitaria tubazione in rame a norma
- DN12 linea acqua calda sanitaria tubazione in rame a norma
- DN32 linea scarico sanitari DN32
- DN110 linea scarico sanitari DN110
- boiler elettrico 50L 1000w
- montante linea tubazione refrigerante gas R410A dal 3° piano
- montante linea acqua fredda dal 3° piano
- montante linea scarico sanitari al 3° piano

VIA DITOR BANDENA

VIA DEL ROSARIO

PIAZZA VECCHIA



Comune di Trieste  
piazza Unità d'Italia 4  
34121 Trieste  
tel. 040/6751  
www.comune.trieste.it  
partita iva 00210240321

AREA LAVORI PUBBLICI  
FINANZA DI PROGETTO E PARTENARIATI  
EDILIZIA SCOLASTICA E SPORTIVA  
PROGRAMMI COMPLESSI

CODICE OPERA 14067

**RISTRUTTURAZIONE E RESTAURO EDIFICIO  
IN VIA DEL TEATRO ROMANO (EX ISTITUTO CARLI) -  
REALIZZO ASCENSORE CON ABBATTIMENTO DELLE  
BARRIERE ARCHITETTONICHE E  
RISTRUTTURAZIONE DEL QUARTO PIANO**

PROGETTISTA E COORDINATORE

dott. arch. ir. Sergio Russignan

PROGETTISTA OPERE EDILI

geom. Guido Vecchiet

PROGETTISTA IMP. EL. E SPECIALI

per. ind. elettr. Franco Stogaus

PROGETTISTA IMP. CLIM E IDR. ANT.


per. ind. term. Franco Cossutta

DISEGNATORE

geom. Angelo Micillo

RESPONSABILE DEL PROCEDIMENTO

dott. arch. Marina Cassin

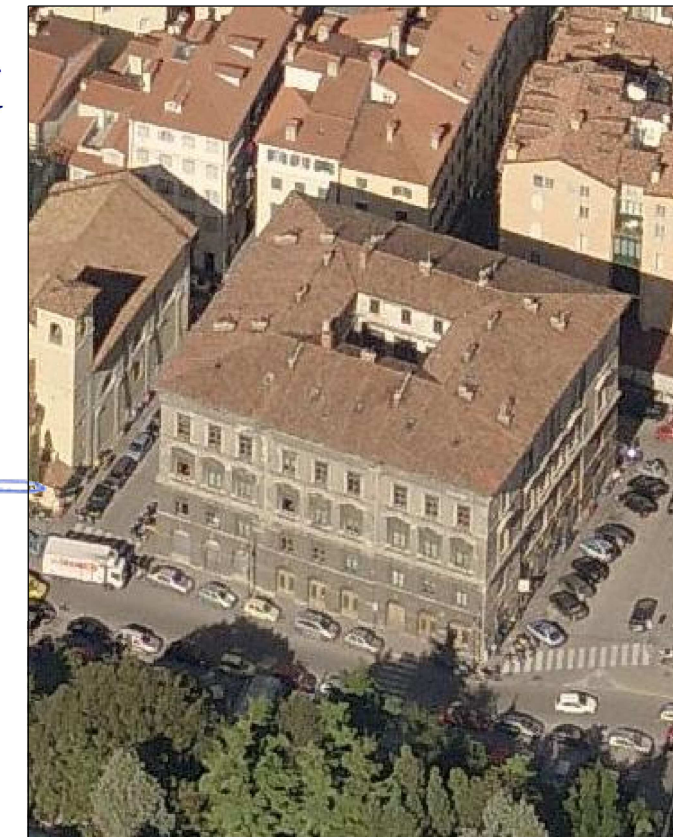

**PROGETTO ESECUTIVO**  
IMPIANTI CLIMATIZZAZIONE - IDRICO ANTINCENDIO

TAVOLA

**IC1**

SCALA

1:100

DATA

DICEMBRE 2017

Trieste

# Elenco firmatari

ATTO SOTTOSCRITTO DIGITALMENTE AI SENSI DEL D.P.R. 445/2000 E DEL D.LGS. 82/2005 E SUCCESSIVE MODIFICHE E INTEGRAZIONI

Questo documento è stato firmato da:

NOME: CASSIN MARINA

CODICE FISCALE: CSSMRN56A52B160C

DATA FIRMA: 20/12/2017 12:57:21

IMPRONTA: 84EC7F31513EEEDBE200C44F26AB8595A68474EEC2CAA571574DD08D83680161  
A68474EEC2CAA571574DD08D83680161B349B2A9BEF00810ACE2D474B8E60879  
B349B2A9BEF00810ACE2D474B8E608790665577E45BBF8CC5A11ABC4A07954CB  
0665577E45BBF8CC5A11ABC4A07954CB415FBA584C8099797E2701D2CF9AA48B

NOME: LORENZUT FABIO

CODICE FISCALE: LRNFBA59T27E098E

DATA FIRMA: 21/12/2017 17:43:38

IMPRONTA: 313083B9275A3BEFA0007BA182C31A8263E3EDCD23C8B3923284F3E7DA28FEB0  
63E3EDCD23C8B3923284F3E7DA28FEB035AE5896402201C0EFC91B47C06DD3B4  
35AE5896402201C0EFC91B47C06DD3B404C40449E1524CA6552AE03BD7A021D4  
04C40449E1524CA6552AE03BD7A021D44602D625E5AD2074B4322890AF06CAB0

NOME: DIPIAZZA ROBERTO

CODICE FISCALE: DPZRRT53B01A103I

DATA FIRMA: 21/12/2017 17:58:37

IMPRONTA: 3E1EE1A3C95182E05E8A829027C643C74264206C535A2C51F0172D39D3B1EE29  
4264206C535A2C51F0172D39D3B1EE292A76E12373872590B41301C19B5A7CEA  
2A76E12373872590B41301C19B5A7CEAEDFD125BAD394AEB7389D20615FFB422  
EDFD125BAD394AEB7389D20615FFB422006609307DD03264279C19372B306A84